


PLANTA BAIXA HIDRÁULICO
ESC: 1/50

- LEGENDA HIDROSANITÁRIO:**
- FOSSA SÉPTICA
 - SUMIDOURO
 - REGISTRO
 - RALDI BIFINADO 50x50x1,50
 - TUBULAÇÃO ÁGUA FRIA
 - TUBULAÇÃO ÁGUA QUENTE
 - TUBULAÇÃO ESGOTO Ø100MM
 - TUBULAÇÃO ESGOTO Ø150MM
 - HIDROMETRO "CORSAN"
 - TUBULAÇÃO QUE "DESCE"
 - CAIXA INSPEÇÃO LOCAL
 - CAIXA INSPEÇÃO GORDURA

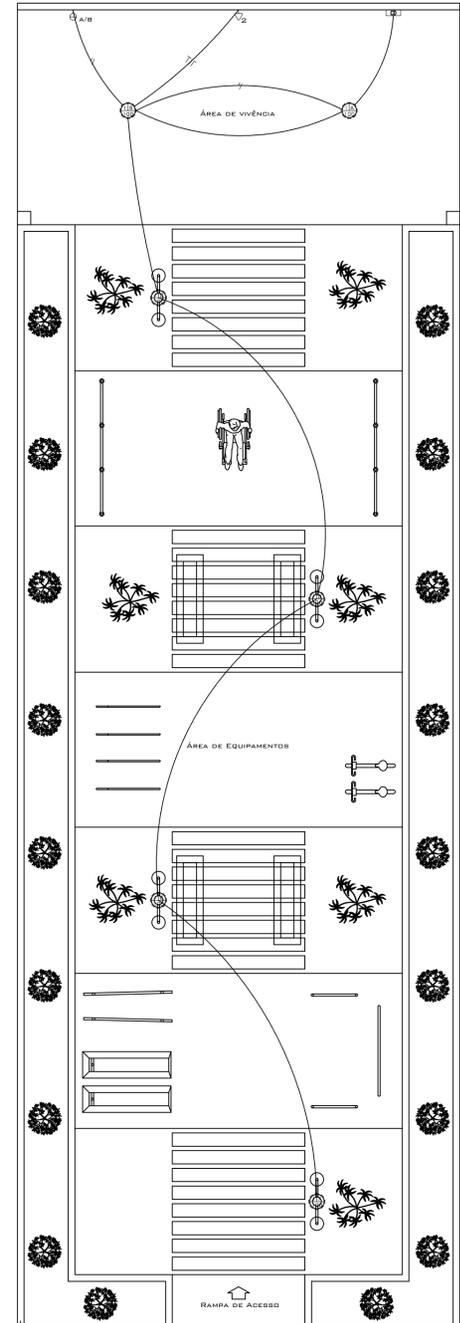


PLANTA BAIXA ELÉTRICO
ESC: 1/50

- LEGENDA ELÉTRICO:**
- Caixa de distribuição
 - Lâmpada incandescente no teto
 - Interruptor simples
 - Interruptor duplo
 - Tomada/Interruptor 220V h=1.10m
 - Tomada 220V h=0.30m
 - Tomada 220V h=1.10m
 - Tomada 220V h=0.30m
 - Ponto telefone h=0.30m
 - Ponto TV na parede
 - Campânha e cigarra

QUADRO DE CARGAS


GRUPO	QTD	WATT	VA	AMPERE	TOTAL	WATT	VA	AMPERE
LÂMPADA	1	100 W	1 x 100 W	0,45	100 W	100 VA	0,45	0,45
	2	200 W	2 x 200 W	0,90	400 W	400 VA	1,80	1,80
	3	400 W	3 x 400 W	1,80	1200 W	1200 VA	5,40	5,40
	4	600 W	4 x 600 W	2,70	2400 W	2400 VA	10,80	10,80
TOMADA	1	110 W	1 x 110 W	0,50	110 W	110 VA	0,50	0,50
	2	220 W	2 x 220 W	1,00	440 W	440 VA	2,00	2,00
	3	330 W	3 x 330 W	1,50	990 W	990 VA	4,50	4,50
OUTROS	1	1000 W	1 x 1000 W	4,50	1000 W	1000 VA	4,50	4,50
	2	2000 W	2 x 2000 W	9,00	4000 W	4000 VA	18,00	18,00
TOTAL GERAL					11100 W	11100 VA	49,20	49,20

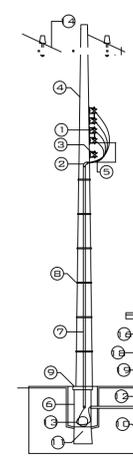



DETALHE ENTRADA
SEM ESCALA

- 1 REDE DE DISTRIBUIÇÃO DA RGE
- 2 CABEÇOTE PARA ELETRODUTO Ø 2"
- 3 REDE DE DISTRIBUIÇÃO DA DI TELEFONIA
- 4 POSTE DA REDE DE DISTRIBUIÇÃO
- 5 CABOS COM ISOLANTE PVC (0,6/1 KV)
- 6 CAIXA DE PASSAGEM (650 x 850 x 800 MM)
- 7 ELETRODUTO PVC Ø 2"
- 8 CINTA GALVANIZADA Ø 3/4"
- 9 TAMPA DE FERRO PADRÃO R.G.E (650x850)
- 10 ATERRAMENTO
- 11 DRENO COM BRITA
- 12 CURVA 90° Ø 1/2"
- 13 FOLGA DE CABO 2,00M
- 14 REDE DE DISTRIBUIÇÃO DA R.G.E A.T. 23.1 KV
- 15 ELETRODUTOS PVC 2x Ø 1"
- 16 QUADRO DE MEDIÇÃO RGE
- 17 PINGADEIRA
- 18 MURETA DE LOCAÇÃO DOS SISTEMAS
- 19 D.G. Nº 4 = 600x600x200 MM



CAIXA DE INSPEÇÃO
ESCALA 1:20

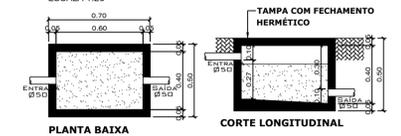

FOSSA SÉPTICA
CONFORME NORMA NBR 7229/93
ESCALA = 1 : 20

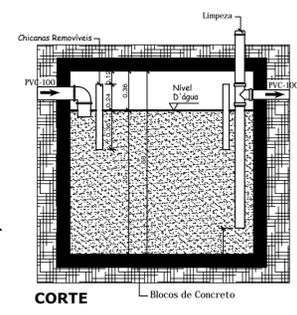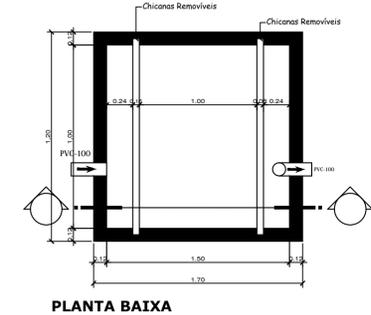

CAIXA DE GORDURA
ESCALA 1:20

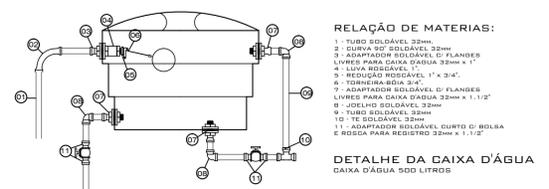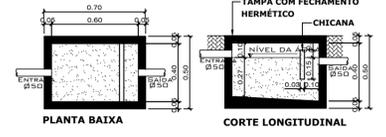

PREFEITURA MUNICIPAL DE SANANDUVA

FONE: 54 - 3343 - 1266
pmsan@dturdo.com.br
Av. FIORENTINO BACCHI, 673 - 99840-000 - SANANDUVA - RS

PROJETO: ACADEMIA DE SAÚDE

ENDEREÇO: AV. FIORENTINO BACCHI

PROPRIETÁRIO: Prefeitura Municipal de Sananduva

DESENHO: CARINE

ÁREA: 300,00m²

RESP. TÉCNICO:

ESCALA:

PRANCHÁ:

Arqª e Urbª Carine de Souza CAU A83089-5

DATA: OUT/15

03